



PIANTA PIANO PRIMO - DISTRIBUZIONE IMPIANTO CLIMA scala 1:50

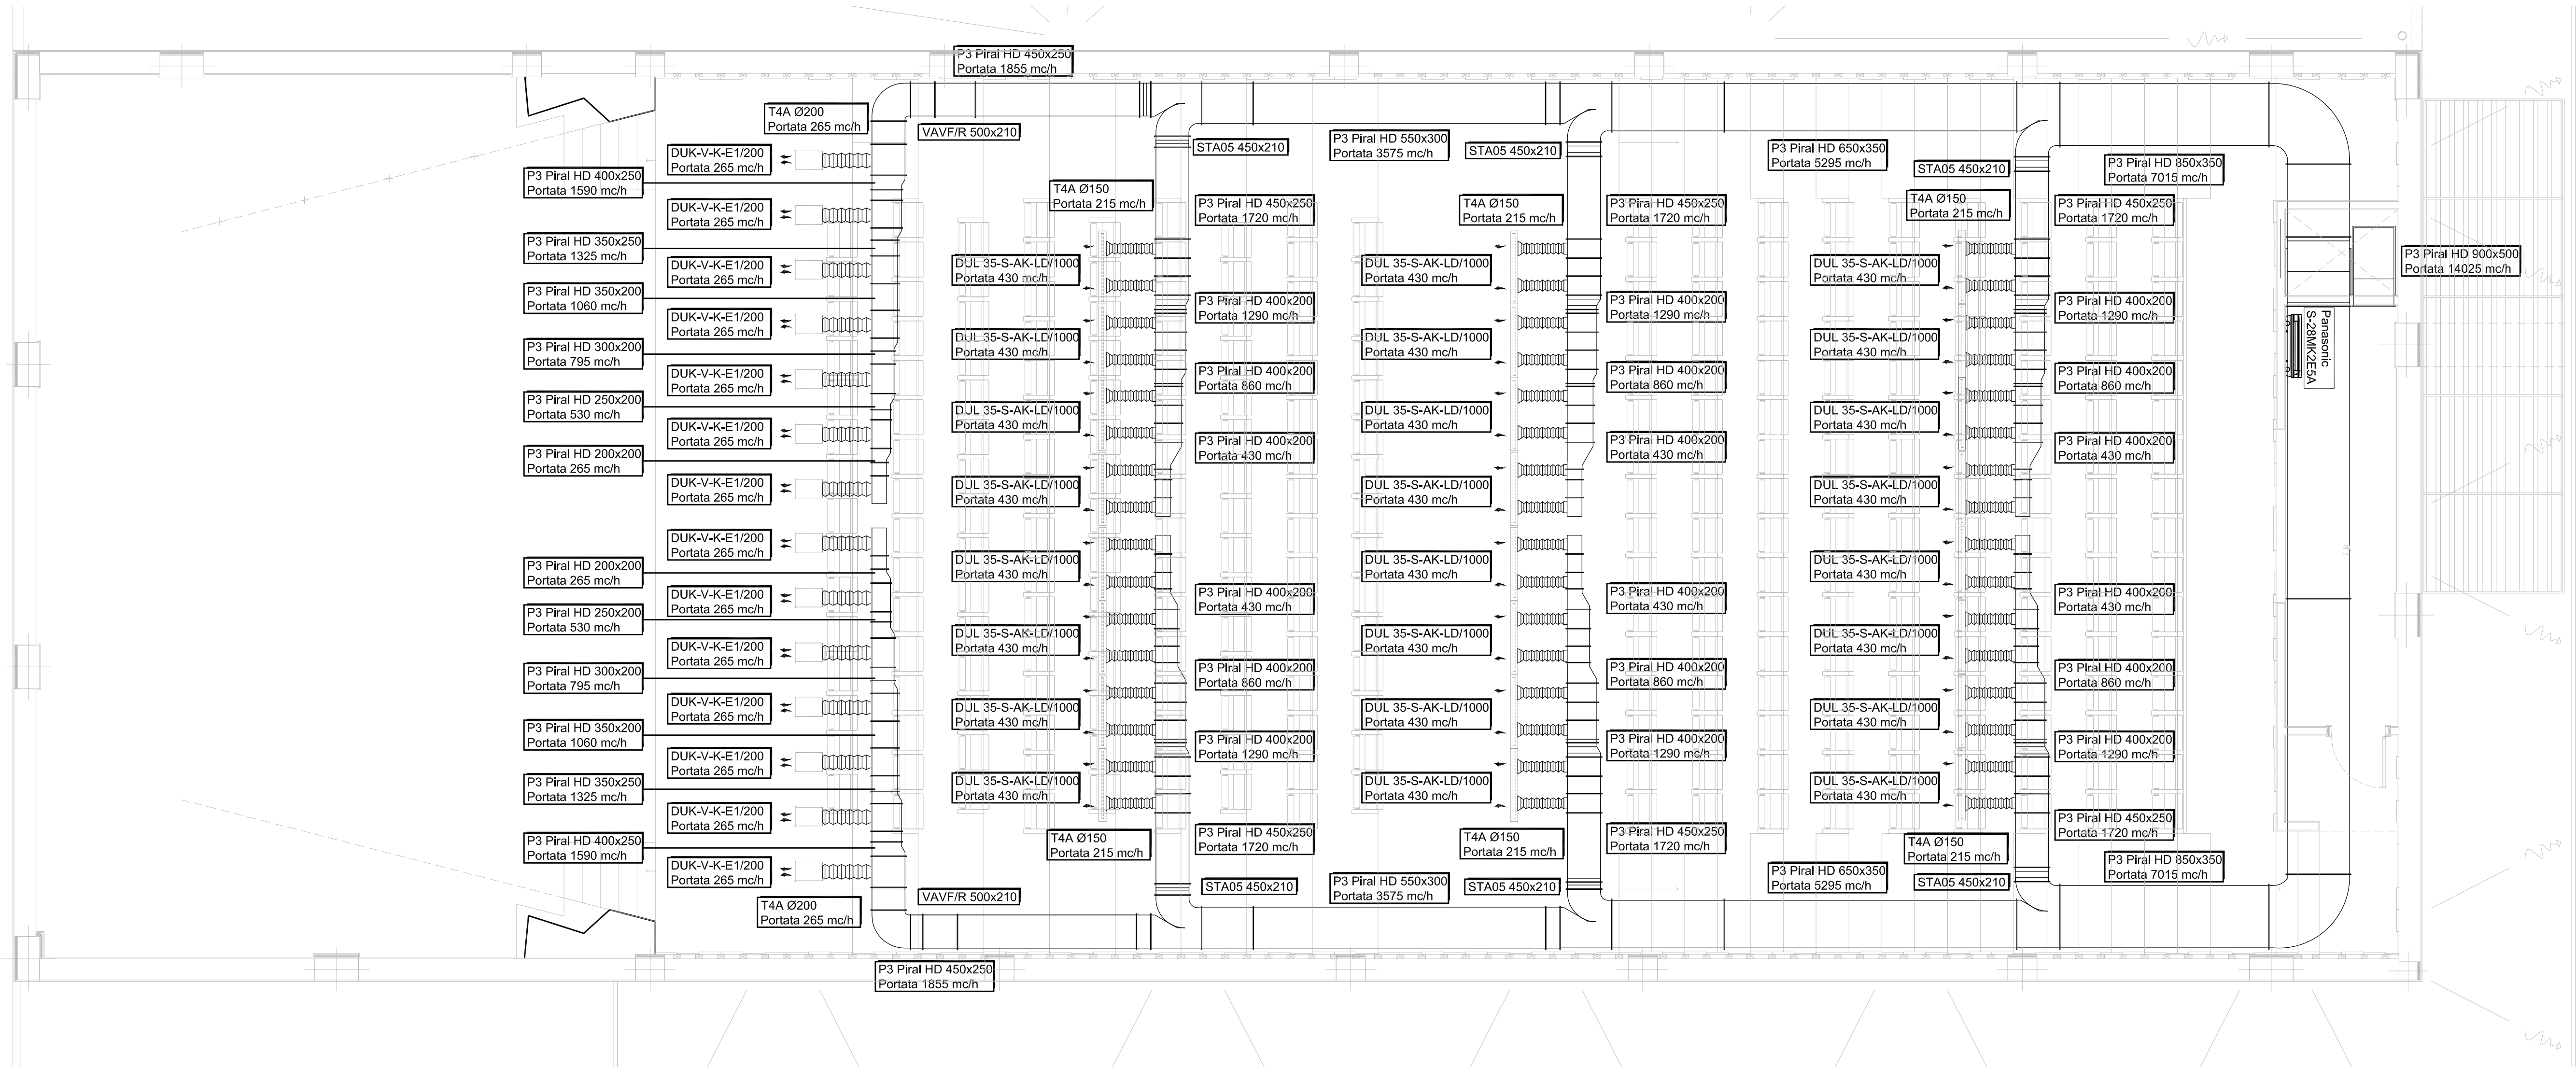


- CLIMATIZZAZIONE**
- RTX-12H** Unità rooftop a medio affollamento Aermec mod. RTX12-H o equivalente
- U-16ME2E81** Unità esterna VRF Panasonic mod. U-16ME2E81 o equivalente
- S-15MK2E5A** Unità interna a parete Panasonic mod. S-15MK2E5A o equivalente
- S-28MK2E5A** Unità interna a parete Panasonic mod. S-28MK2E5A o equivalente
- S-160MF2E5A** Unità interna a canalizzata Panasonic mod. S-160MF2E5A o equivalente
- TD160/100N** Estrattore serie TD-Mixvent mod. TD-160/100N silent o equivalente
- TD500/160N** Estrattore serie TD-Mixvent mod. TD-500/160N silent o equivalente
- DLPA 20-4** Diffusori lineari ad alta induzione tipo Tecnoventil mod. DLPA 20-4 o equivalente
- DUK-V-K-E1/160** Diffusore a ugelli per installazione su canale circolare diametro 160mm tipo Trox mod. DUK-V-K-E1/160 o equivalente
- DUK-V-K-E1/200** Diffusore a ugelli per installazione su canale circolare diametro 200mm tipo Trox mod. DUK-V-K-E1/200 o equivalente
- DUL 35-S-AK-LD/1000** Diffusore lineare a lunga portata tipo Trox mod. DUL 35-S-AK-LD/1000 o equivalente
- VIA-A1** Valvola di ventilazione tipo Tecnoventil mod. VIA-A (estrazione bagni) o equivalente
- EFD 600x900** Serranda tagliafuoco tipo Tecnoventil mod. EFD 600x900 o equivalente

- LEGENDA**
- Materiali**
- tubazioni liquidogas in tubo di rame preisolato con guaina anticorrosione, UNI 12375-1;
 - canali in pannelli sandwich ecompatibili tipo Piral HD Hydrotex Isoc Inodor mod. 15HL21, spessore 20,5 mm, o equivalente;
 - canali circolari preisolati tipo Tubosystem mod. ISOL SR025 o equivalente;
 - condotti flessibili tipo Tecnoventil mod. T4A o equivalenti;
 - canali circolari spiralati in lamiera zincata tipo Tubosystem mod. TS (estrazione bagni) o equivalente.


SEZIONE LOCALE TECNICO scala 1:50

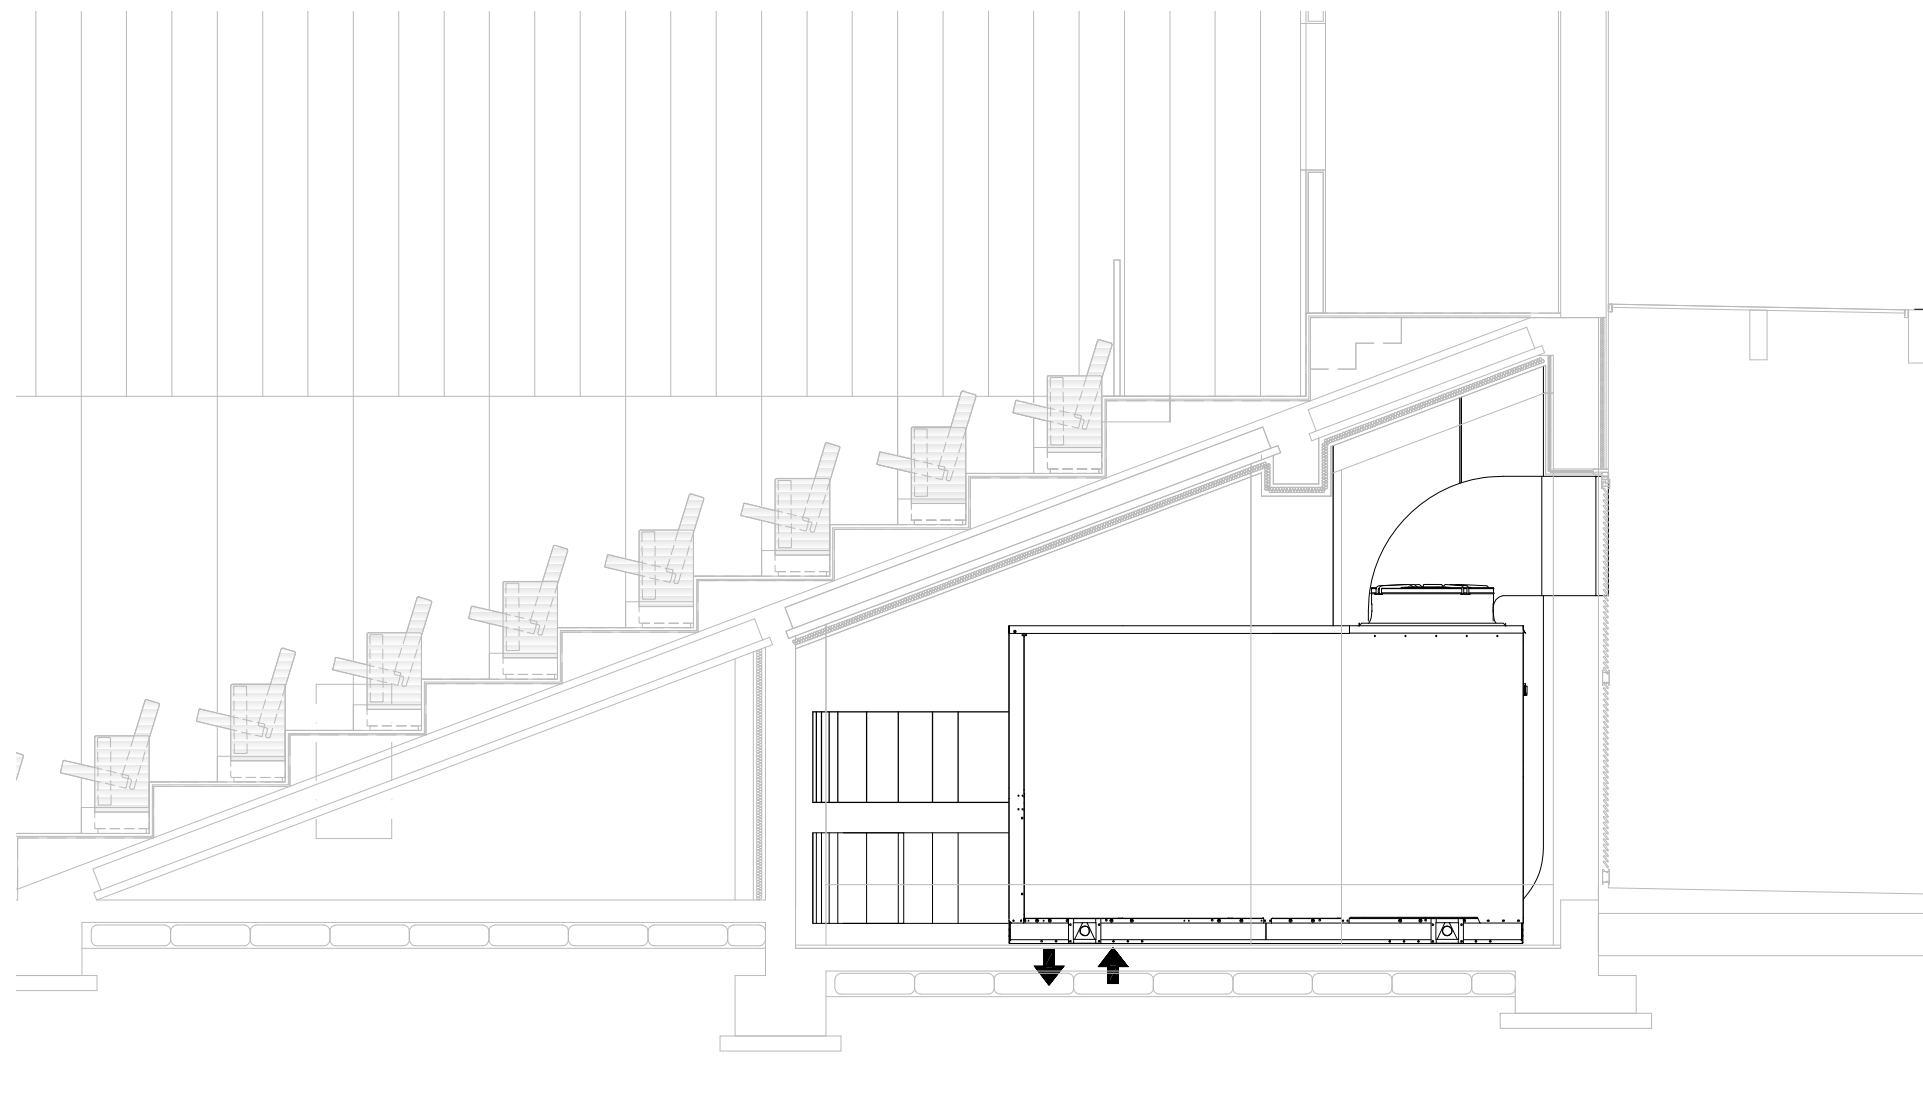

PIANTA PIANO TERRA - DISTRIBUZIONE IMPIANTO CLIMA scala 1:50

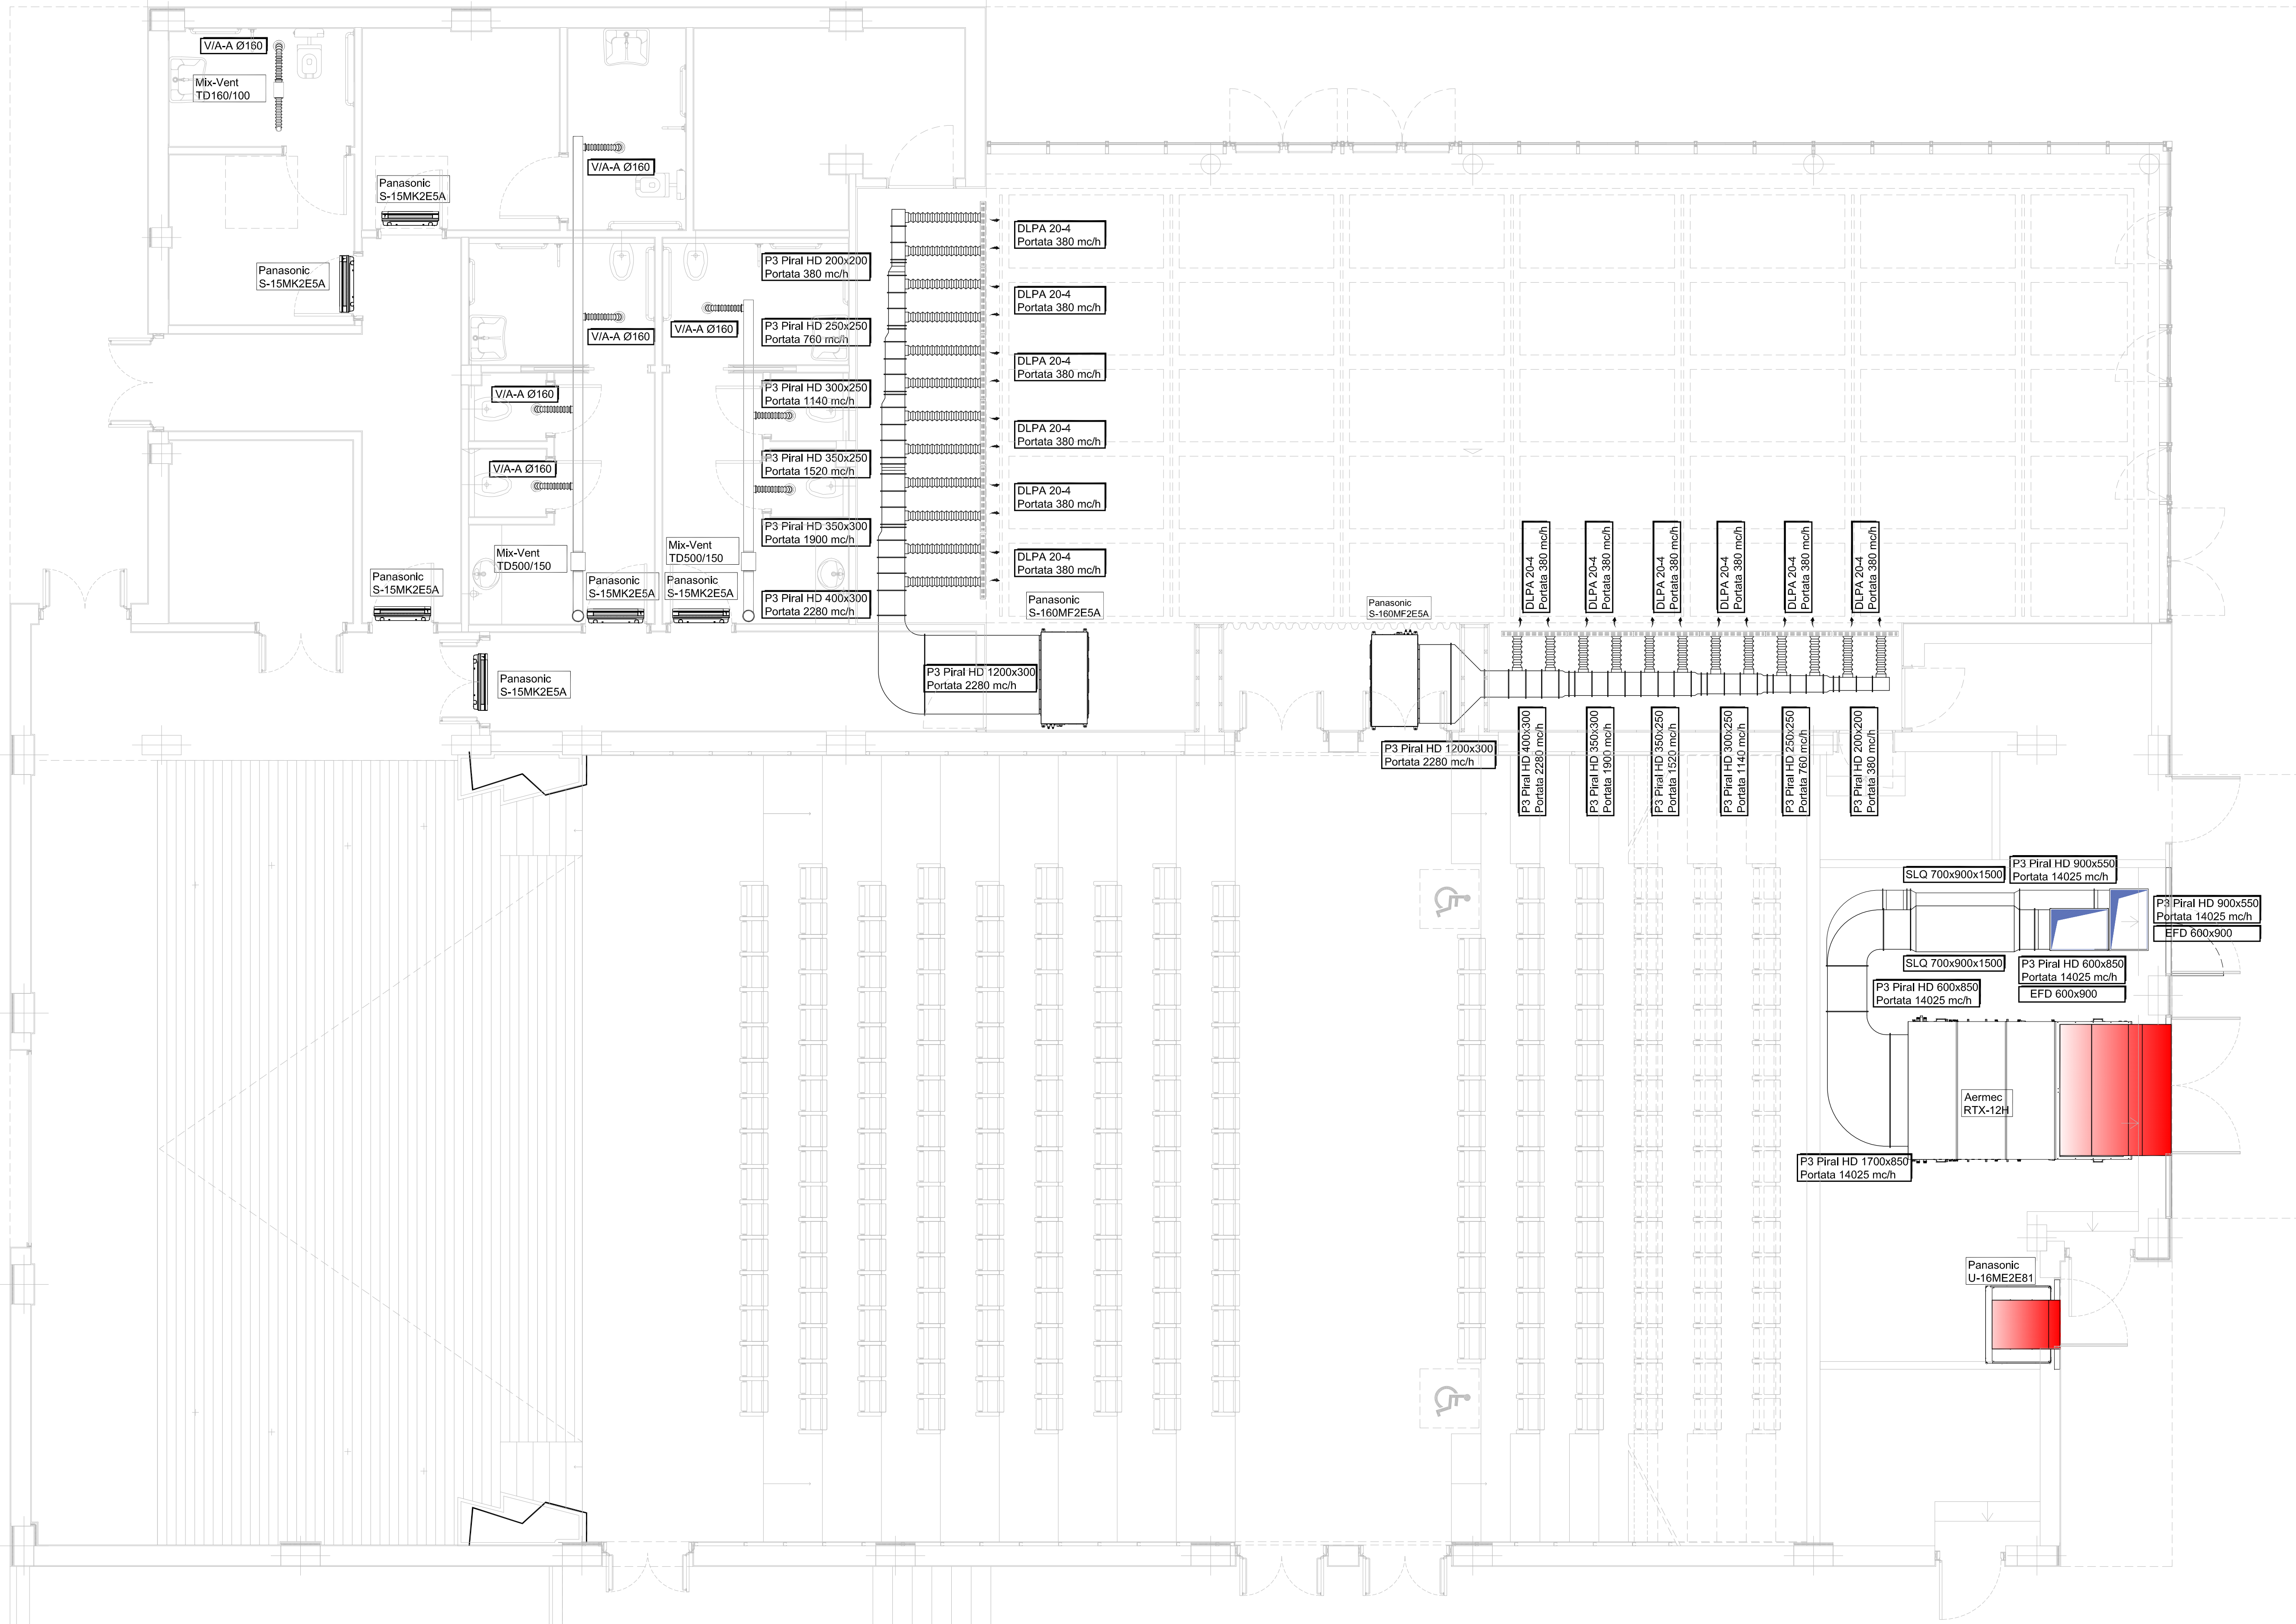

SEZIONE SALA TEATRALE scala 1:50

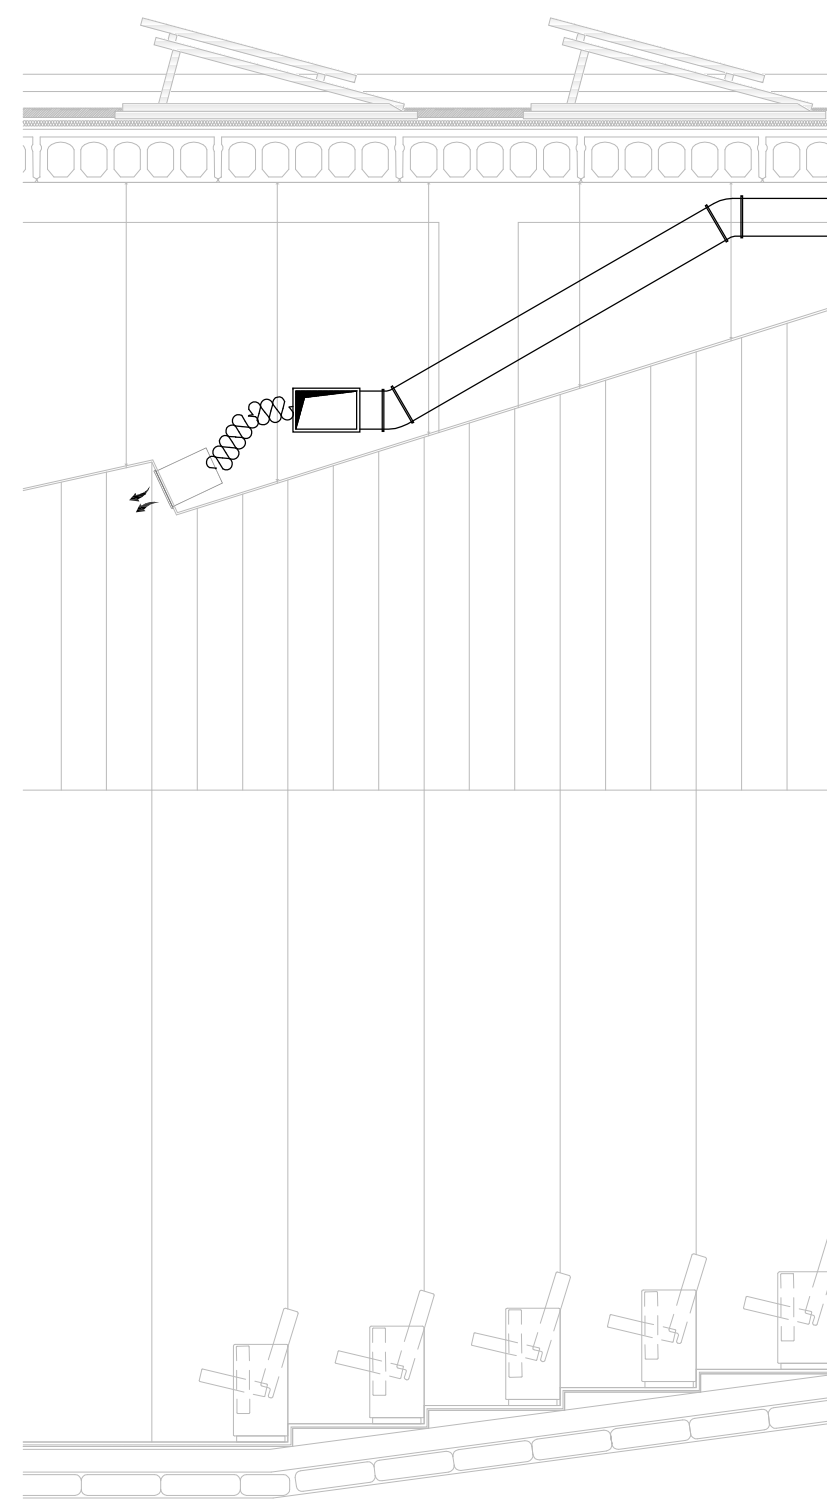

COMUNE DI SAMASSI



REALIZZAZIONE DELL'AUDITORIUM COMUNALE
OPERAZIONE CIVIS "TERRA E SOSTENIBILITA' A
SAMASSI"
PROGETTO DEFINITIVO



GRUPPO DI PROGETTAZIONE
Studio di Ingegneria Abis Associati (mandatario)
Via Carlotto, 41 - 08123 Cagliari - Tel. 070970198 - info@abisassociati.it - www.abisassociati.it
Arch. Diego Collini (mandante)
Arch. Matteo Cecchi (mandante)
Arch. Marco Gatti (mandante)
Via Firenze 15 - 31100 Treviso - Tel. 392181687 - work@cinquea.com - www.cinquea.com
Dott. Geol. Mario Strinna (mandante)
Via Ippocrate, 45 - 09121 Cagliari - Tel. 070330083 - mariostinna@libero.it - www.mariostinna.com

IL RESPONSABILE DEL
PROCEDIMENTO
Dott. Ing. Irene Pili

OGGETTO
IMPIANTO CLIMATIZZAZIONE - DISTRIBUZIONE IMPIANTO
PIANTE PIANO TERRA E PIANO PRIMO, SEZIONE LOCALE TECNICO

DATA
SETTEMBRE 2020

REVISIONE
02

SCALA
1:50

ELABORATO
CL01